


LEGENDA:



PROJEKTOWANE PIONY WODY I KANALIZACJI

PROJEKTOWANE PRZEWODY KANALIZACJI SANITARNEJ

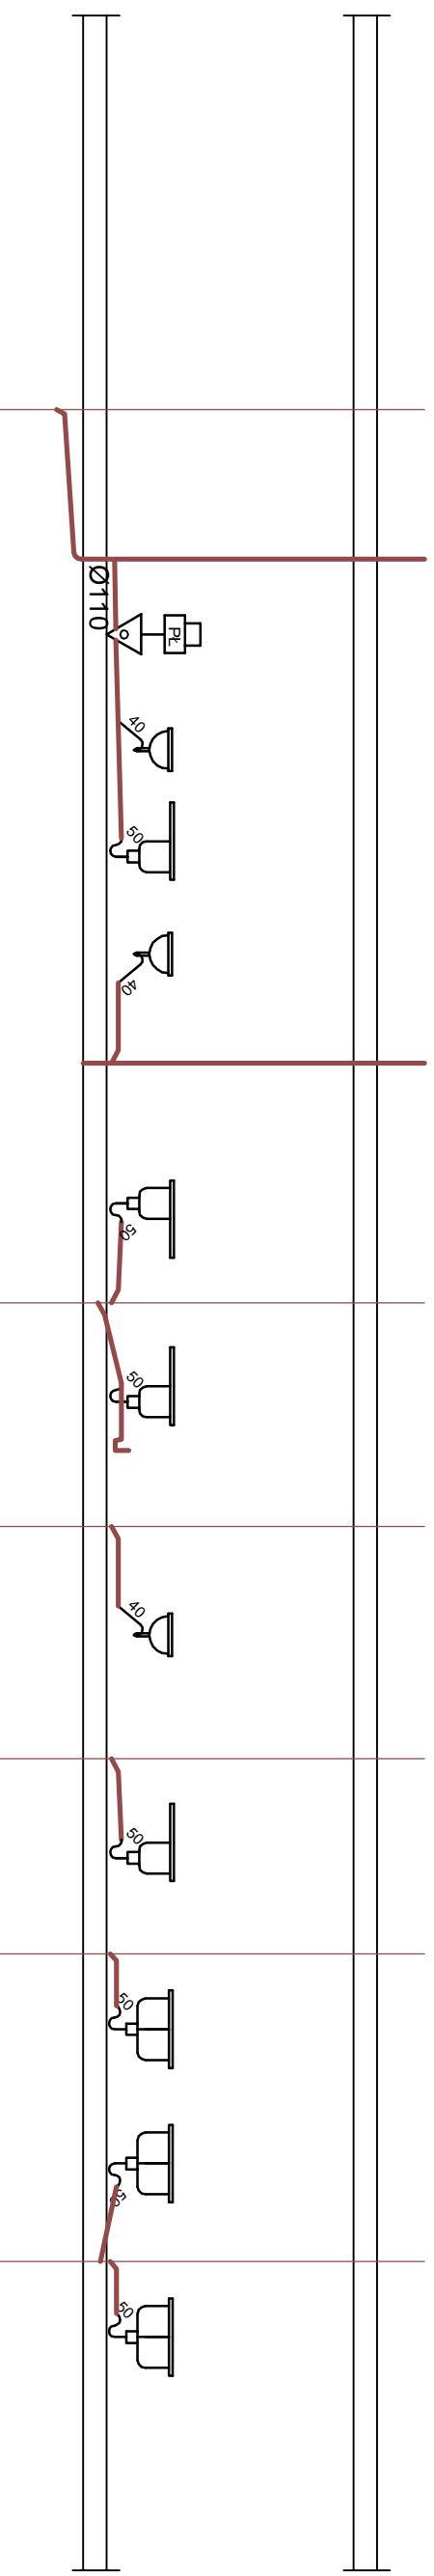

ARCHITEKTONICZNA PRACOWNIA PROJEKTOWA WOJCIECH MARGINIAK 55-200 OŁAWA, NORWIDA 13

		Nazwa PRZEBUDOWA (MODERNIZACJA) BLOKU ŻYWIENIA SPECJALISTYCZNEGO OŚRODKA SZKOLNO-WYCHOWAWCZEGO W ŚRODZIE ŚLĄSKIEJ		Stadium PB		branża Inst. wod-kan rysunek nr WK/6	
Adres ul. Kilińskiego 33, 55-300 ŚRODA ŚLĄSKA		Inwestor STAROSTWO POWIATOWE W ŚRODZIE ŚLĄSKIEJ, ŚRODA ŚLĄSKA UL. WROCŁAWSKA 2		Skala 1:100		nr projektu 10.2008	
Rysunek Instalacje WK - rzut parteru - profil kanalizacji		Jednostka projektowa PRO-SAN S.C. HIROWSKI JAROSŁAW, HIROWSKA JOLANTA ul. ŚLUSARSKA 14, 53-207 Wrocław		data 10.2008		nr projektu 10.2008	
Projektował mgr inż. JAROSŁAW HIROWSKI		UP nr 181/82/WBPP		data 10.2008		nr projektu 10.2008	
Sprawdził mgr inż. MARIA UCHMANOWICZ		UP nr 375/87/UW		data 10.2008		nr projektu 10.2008	
PRZED PRZYSTĄPIENIEM DO PRAC BUDOWLANYCH WSZYSTKIE WYMAGANIA NALEŻY SPRAWDZIĆ W NATURZE. W PRZYPADKU NIEZGODNOŚCI NALEŻY SKONSULTOWAĆ Z PROJEKTANTEM.							
ArchCAD nr 564/2006		bpp_wmarchiniak@wp.pl					